


內容 T2單位 Conteúdo da fracção T2	照明 ILUMINAÇÃO	一般插座(客廳) TOMADAS (Sala)	一般插座(睡房) TOMADAS (Quarto)	冷氣插座(客廳) TOMADAS AR CONDICIONADO (Sala)	冷氣插座(睡房) TOMADAS AR CONDICIONADO (Quarto)	冷氣插座(睡房) TOMADAS AR CONDICIONADO (Quarto)	插座(廚房) TOMADAS (Cozinha)	插座(廚房) TOMADAS (Cozinha)	熱水爐曲架掣 Interruptor (Cooker Switch) para esquentador	後備 Localização alternativa	合計 TOTAL		電箱 保護 Protecção para as caixas de distribuição de electricidade
											正常 NORMAL	緊急 EMERGENCIA	
相位 Fase	R												保險絲 FUSIVEL
	S												
電功率 POTENCIA KVA	T												
電路編號 N.º CIRCUITO	1	2	3	4	5	6	7	8	9	10	銅巴BARRAM.		

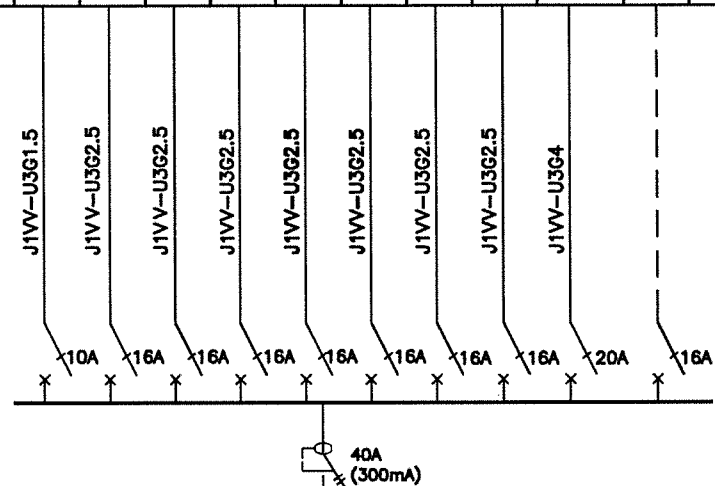


圖例 Legenda

- 微型斷路掣 Micro disjuntor
- 漏電斷路掣 Disjuntor de fuga de electricidade

Caixas de distribuição de electricidade
來自電錶箱

內容 T1單位 Conteúdo da fracção T1	照明 ILUMINAÇÃO	一般插座 TOMADAS	冷氣插座(客廳) TOMADAS AR CONDICIONADO (Sala)	冷氣插座(睡房) TOMADAS AR CONDICIONADO (Quarto)	一般插座(廚房) TOMADAS (Cozinha)	一般插座(廚房) TOMADAS (Cozinha)	熱水爐曲架掣 Interruptor (Cooker Switch) para esquentador	後備 Localização alternativa	合計 TOTAL		電箱 保護 Protecção para as caixas de distribuição de electricidade
									正常 NORMAL	緊急 EMERGENCIA	
相位 Fase	R										保險絲 FUSIVEL
	S										
電功率 POTENCIA KVA	T										
電路編號 N.º CIRCUITO	1	2	3	4	5	6	7	8	銅巴BARRAM.		

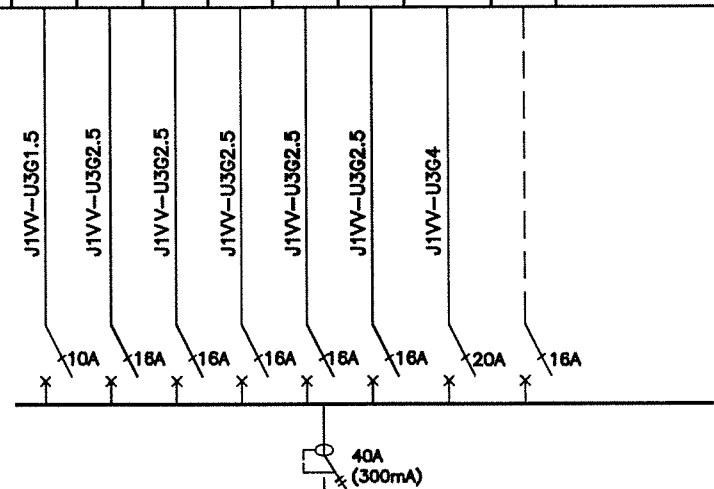


圖例 Legenda

- 微型斷路掣 Micro disjuntor
- 漏電斷路掣 Disjuntor de fuga de electricidade

Caixas de distribuição de electricidade
來自電錶箱

工程項目 Projecto de obra	2021年度社會房屋單位翻新工程(01) Obra de renovação das fracções de habitação social do ano de 2021 (01)		房屋局 INSTITUTO DE HABITAÇÃO
工程內容 Descrição	住宅單位配電箱線路圖(一) Planta do circuito das caixas de distribuição de electricidade das fracções(1)	審查 Verificou:	
		日期 Data: 10/2020	圖號 Folha n.º 18
		比例 Escala:	

內容 T3單位 Conteúdo da fracção T3	照明 ILUMINAÇÃO	一般插座(客廳) TOMADAS (Sala)	一般插座(睡房) TOMADAS (Quarto)	冷氣插座(客廳) TOMADAS AR CONDICIONADO (Sala)	冷氣插座(睡房) TOMADAS AR CONDICIONADO (Quarto)	冷氣插座(睡房) TOMADAS AR CONDICIONADO (Quarto)	冷氣插座(睡房) TOMADAS AR CONDICIONADO (Quarto)	冷氣插座(睡房) TOMADAS AR CONDICIONADO (Quarto)	插座(廚房) TOMADAS (Cozinha)	插座(廚房) TOMADAS (Cozinha)	熱水爐曲架掣 Interruptor (Cooker Switch) para esquentador	後備 Localização alternativa	合計 TOTAL		電箱 保護 Protecção para as caixas de distribuição de electricidade	
													正常 NORMAL	緊急 EMERGENCIA		
相位 Fase	R															保險絲 FUSIVEL
	S															
電功率 POTENCIA KVA	T															
電路編號 Nº CIRCUITO	1	2	3	4	5	6	7	8	9	10	11	銅巴BARRAM.				

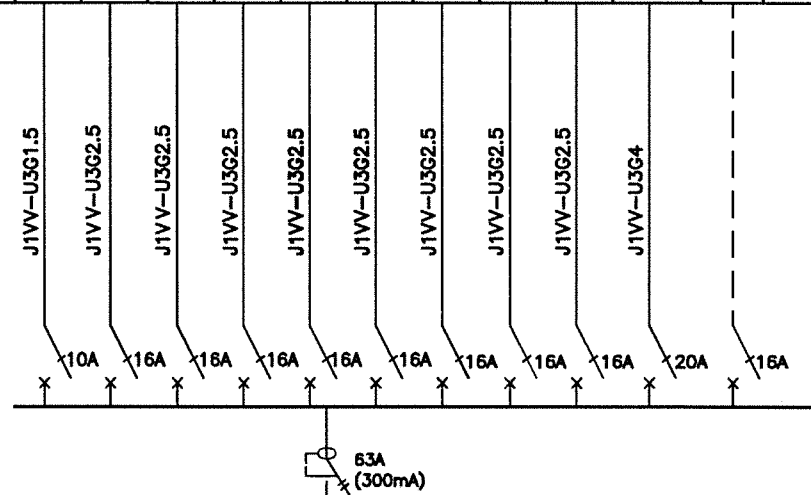


圖例 Legenda

- 微型斷路掣 Micro disjuntor
- 漏電斷路掣 Disjuntor de fuga de electricidade

J1VV-R3G16 來自電錶箱 Caixas de distribuição de electricidade

內容 TO單位 Conteúdo da fracção TO	照明 ILUMINAÇÃO	一般插座 TOMADAS	冷氣插座 TOMADAS AR CONDICIONADO	一般插座(廚房) TOMADAS (Cozinha)	一般插座(廚房) TOMADAS (Cozinha)	熱水爐曲架掣 Interruptor (Cooker Switch) para esquentador	後備 Localização alternativa	合計 TOTAL		電箱 保護 Protecção para as caixas de distribuição de electricidade
								正常 NORMAL	緊急 EMERGENCIA	
相位 Fase	R									保險絲 FUSIVEL
	S									
電功率 POTENCIA KVA	T									
電路編號 Nº CIRCUITO	1	2	3	4	5	6	7	銅巴BARRAM.		

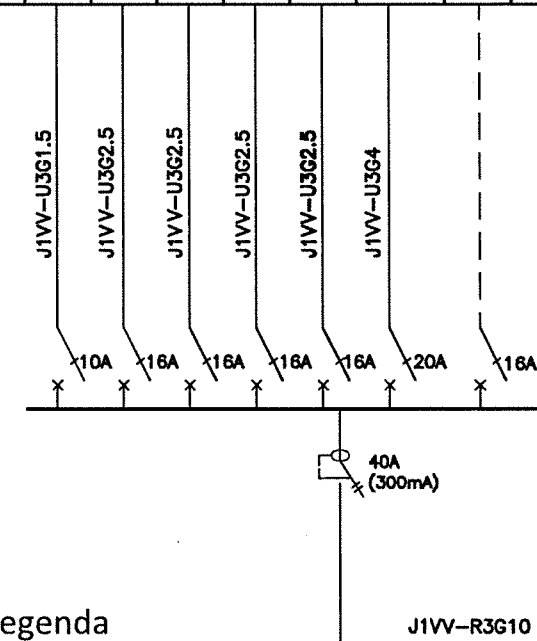

圖例 Legenda

- 微型斷路掣 Micro disjuntor
- 漏電斷路掣 Disjuntor de fuga de electricidade

J1VV-R3G10 來自電錶箱 Caixas de distribuição de electricidade

工程項目 Projecto de obra 2021年度社會房屋單位翻新工程(01) Obra de renovação das fracções de habitação social do ano de 2021 (01)	房屋局 INSTITUTO DE HABITAÇÃO
工程內容 Descrição 住宅單位配電箱線路圖(二) Planta do circuito das caixas de distribuição de electricidade das fracções(2)	審查 Verificou: 日期 Data: 10/2020 比例 Escala:
修號 Rev. n° 圖號 Folha n° 19	